


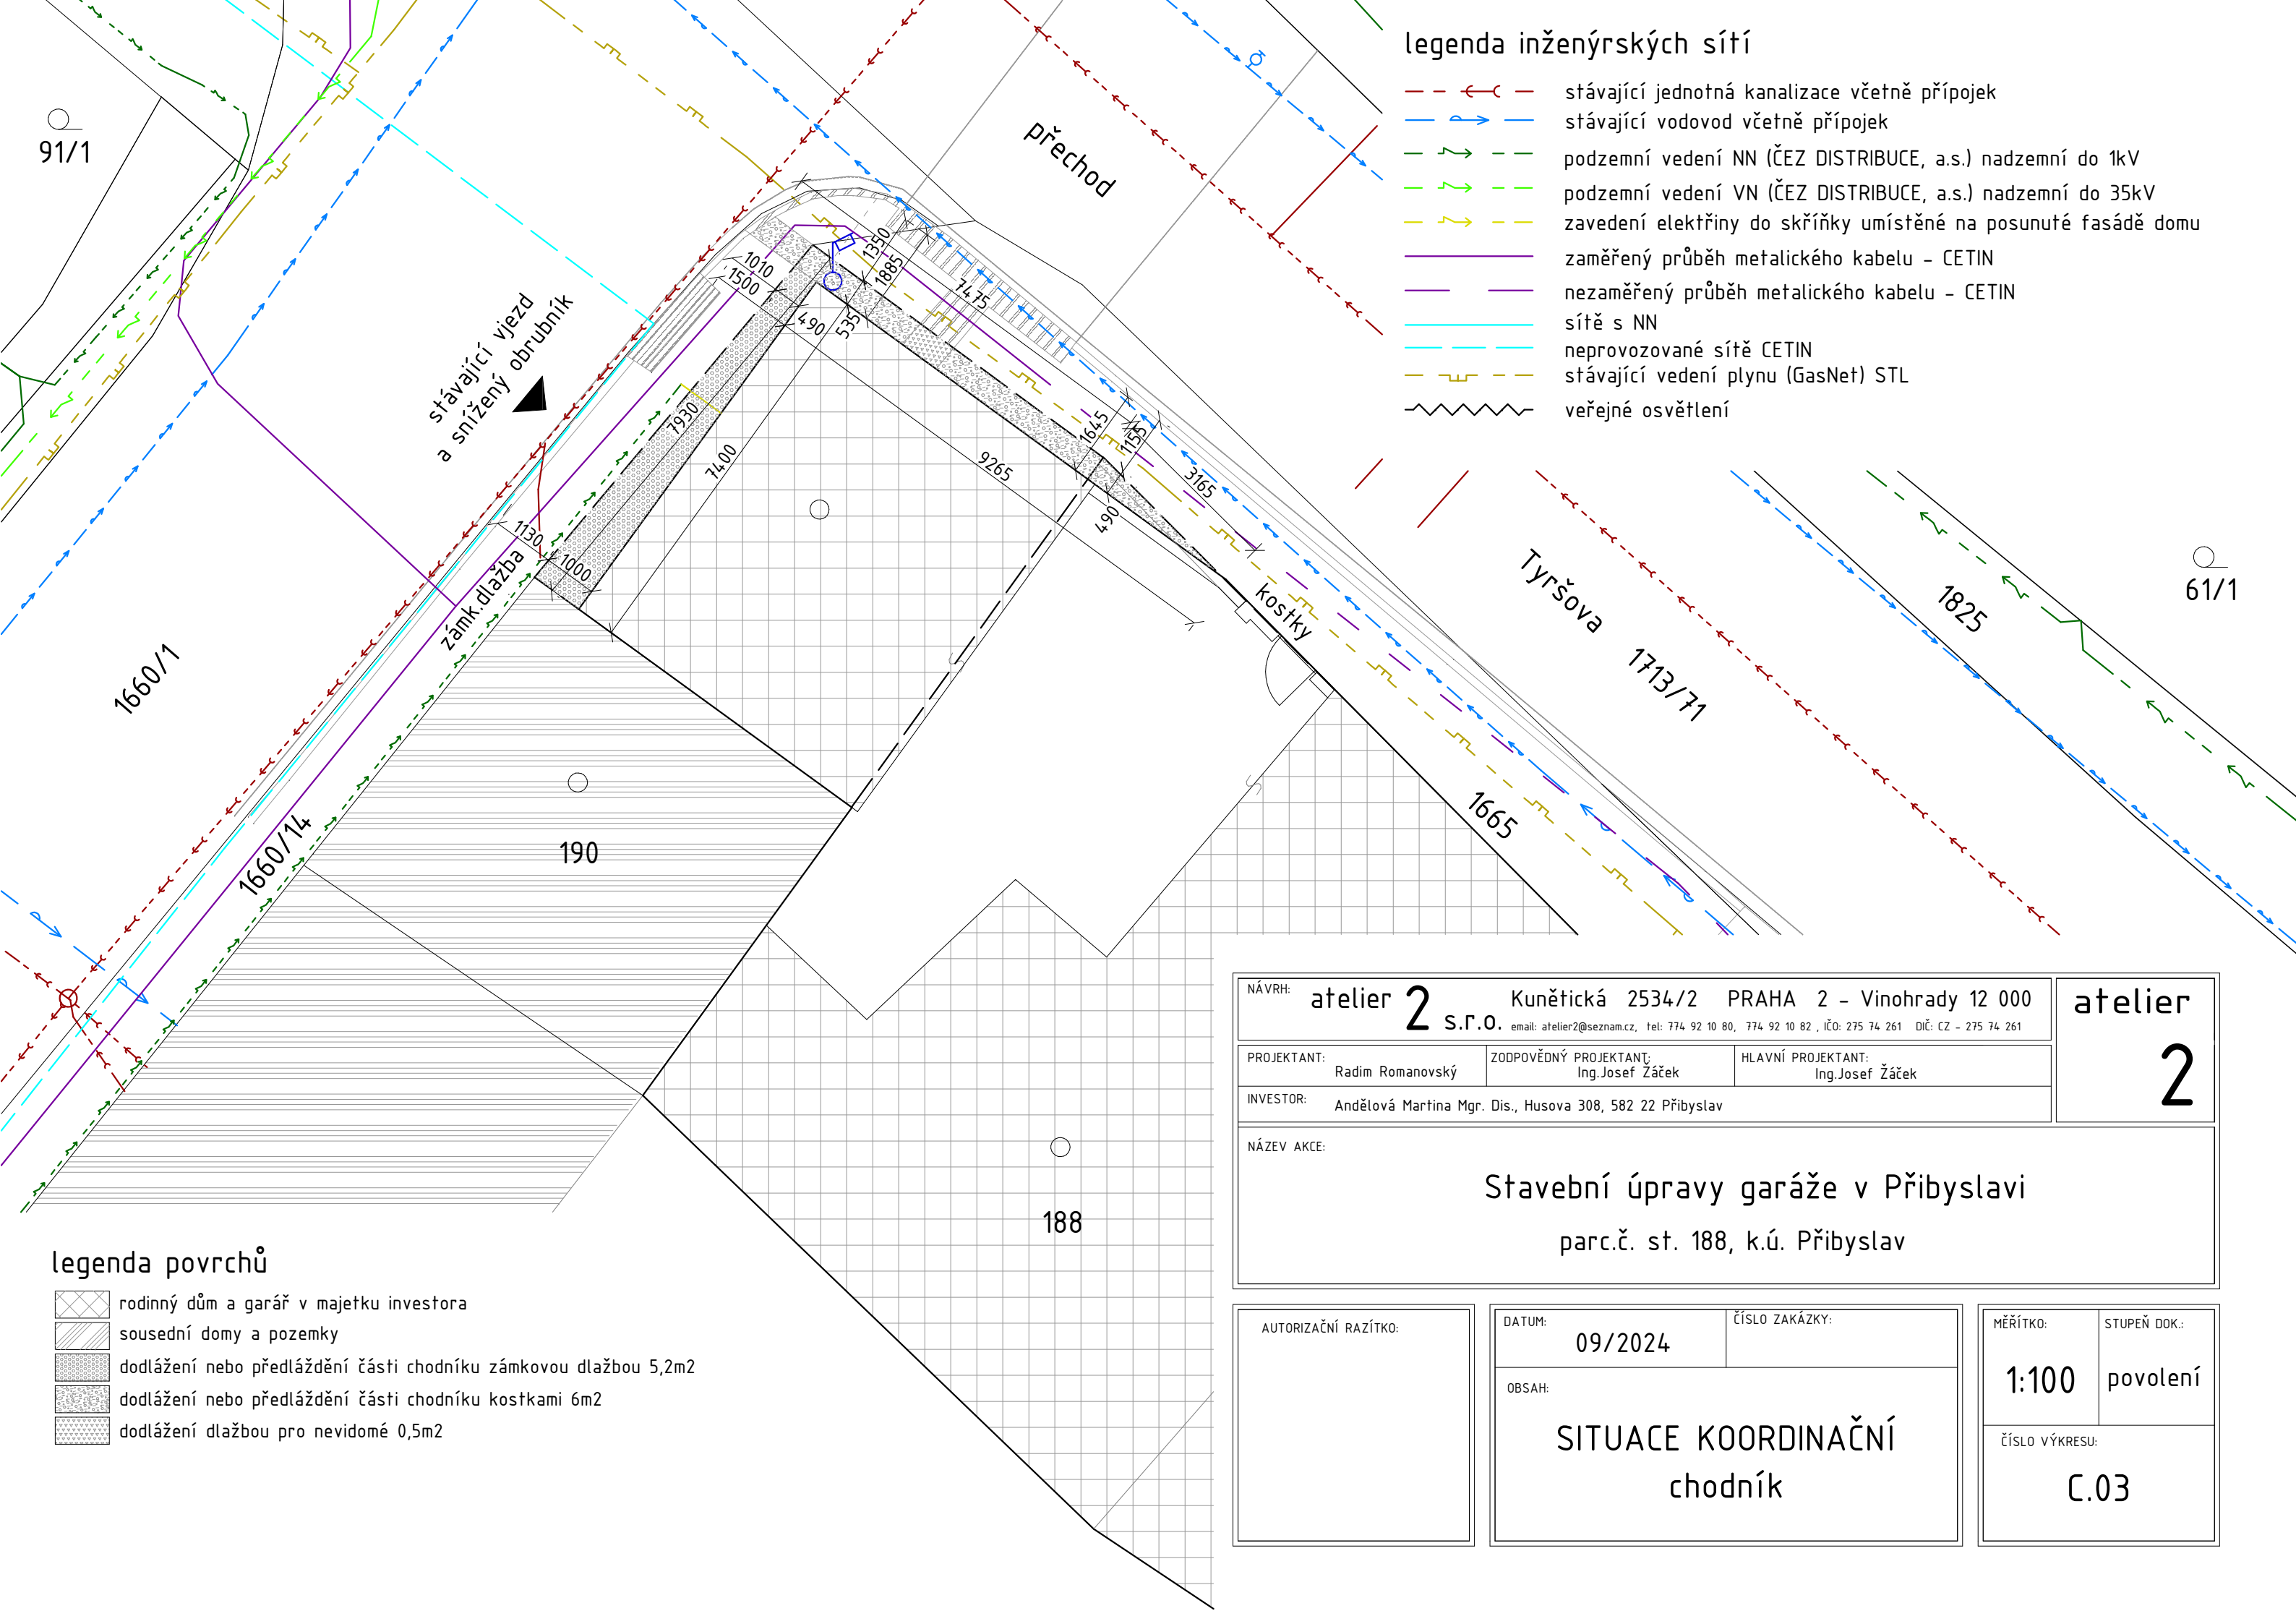

legenda inženýrských sítí

- stávající jednotná kanalizace včetně přípojek
- stávající vodovod včetně přípojek
- podzemní vedení NN (ČEZ DISTRIBUCE, a.s.) nadzemní do 1kV
- podzemní vedení VN (ČEZ DISTRIBUCE, a.s.) nadzemní do 35kV
- zavedení elektřiny do skříňky umístěné na posunuté fasádě domu
- zaměřený průběh metalického kabelu - CETIN
- nezaměřený průběh metalického kabelu - CETIN
- sítě s NN
- neprovozované sítě CETIN
- stávající vedení plynu (GasNet) STL
- veřejné osvětlení

legenda povrchů

- rodinný dům a garáž v majetku investora
- sousední domy a pozemky
- dodlážení nebo předláždění části chodníku zámkovou dlažbou 5,2m2
- dodlážení nebo předláždění části chodníku kostkami 6m2
- dodlážení dlažbou pro nevidomé 0,5m2

NÁVRH: atelier 2 s.r.o. Kunětická 2534/2 PRAHA 2 - Vinohrady 12 000 email: atelier2@seznam.cz, tel: 774 92 10 80, 774 92 10 82, IČO: 275 74 261 DIČ: CZ - 275 74 261			atelier 2
PROJEKTANT: Radim Romanovský	ZODPOVĚDNÝ PROJEKTANT: Ing. Josef Žáček	HLAVNÍ PROJEKTANT: Ing. Josef Žáček	
INVESTOR: Andělová Martina Mgr. Dis., Husova 308, 582 22 Příbyslav			
NÁZEV AKCE: Stavební úpravy garáže v Příbyslavi parc.č. st. 188, k.ú. Příbyslav			
AUTORIZAČNÍ RAZÍTKO:	DATUM: 09/2024	ČÍSLO ZAKÁZKY:	MĚŘÍTKO: 1:100
	OBSAH: SITUACE KOORDINAČNÍ chodník		STUPEŇ DOK.: povolení
			ČÍSLO VÝKRESU: C.03