


rozvodní skříň
s elektroměrem

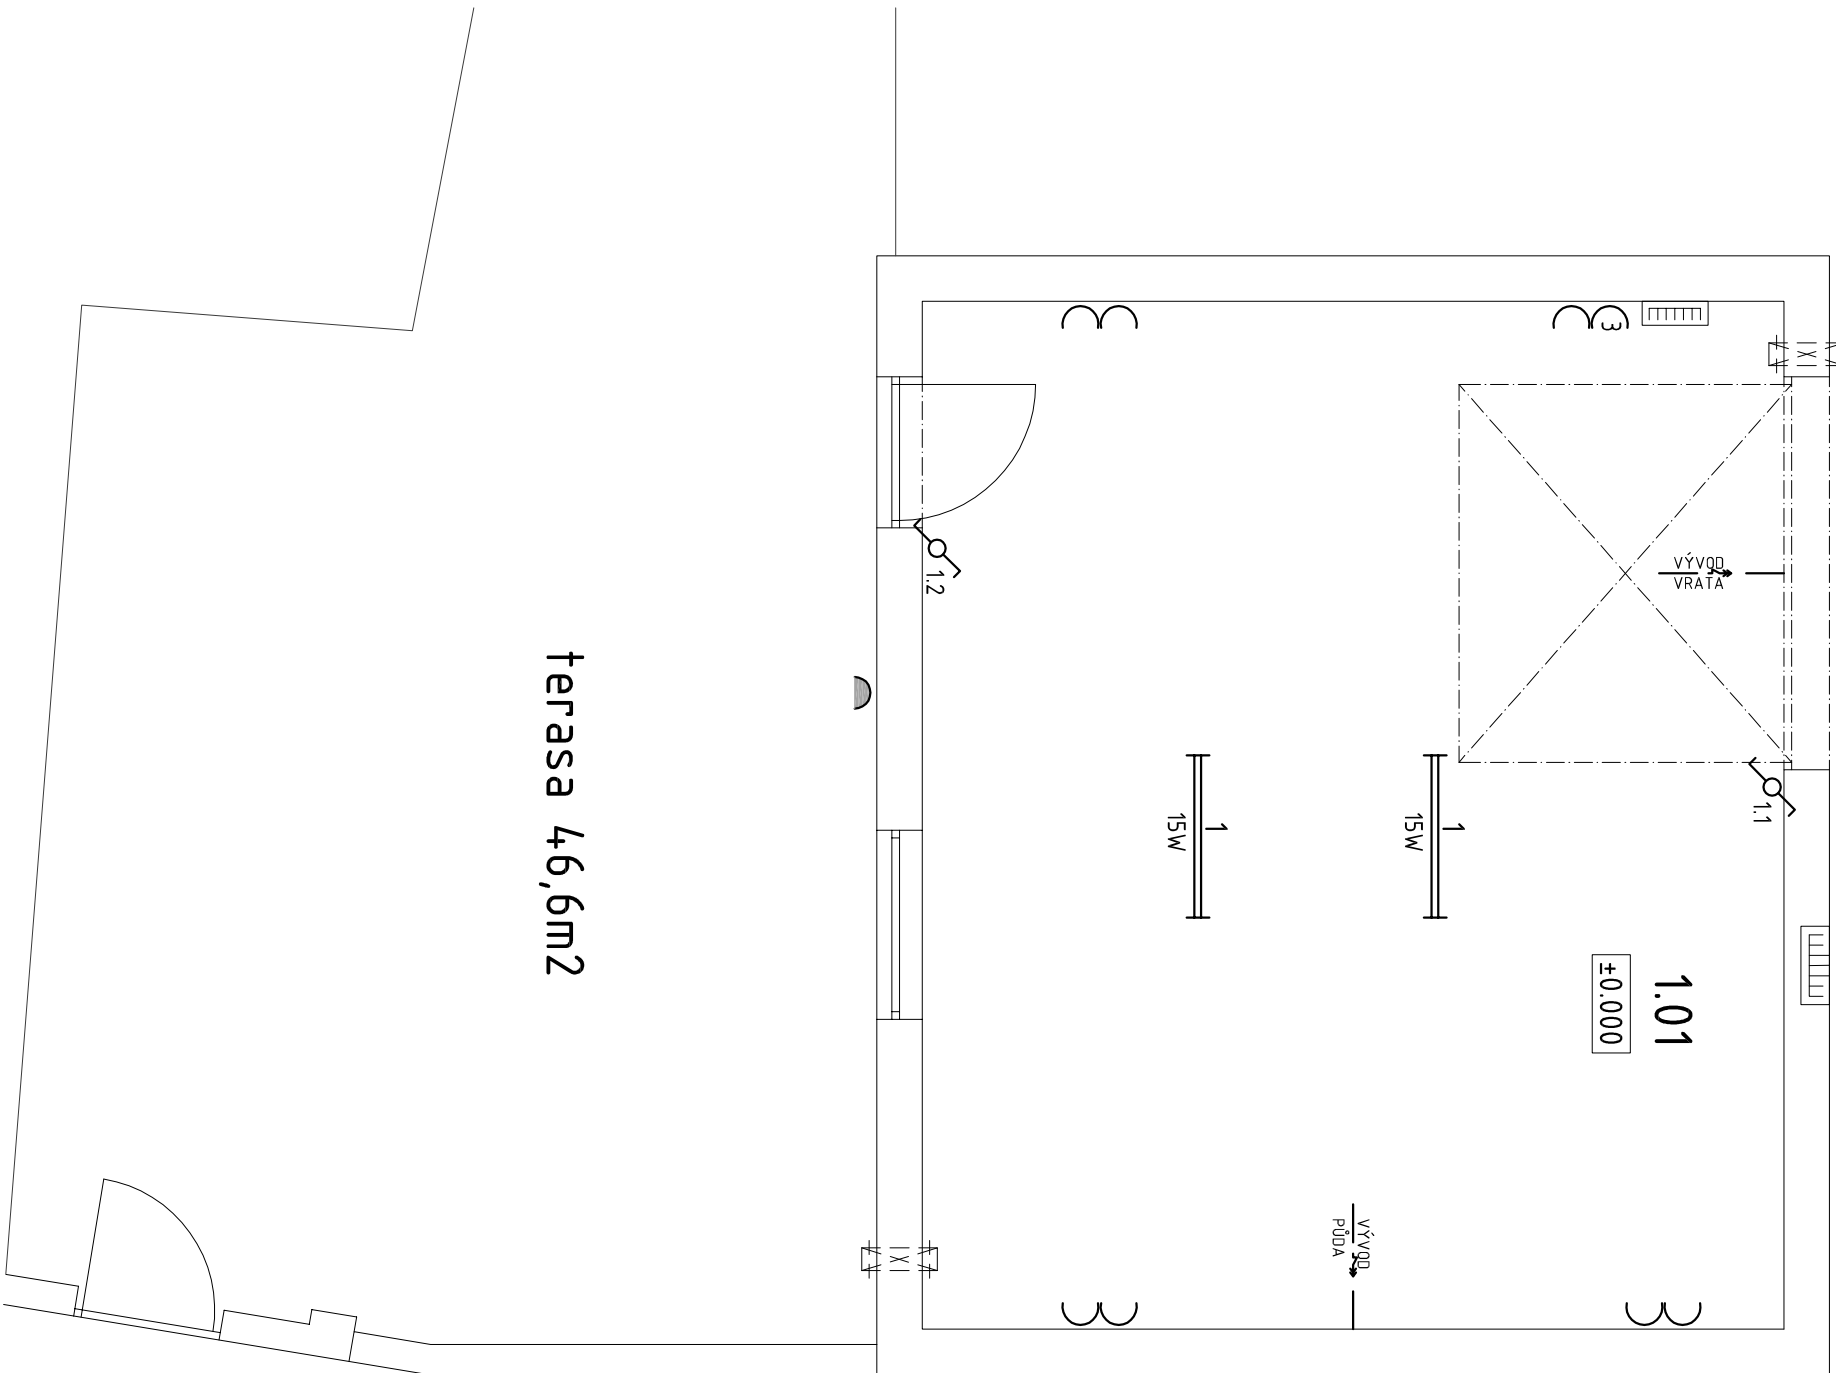

terasa 46,6m²

Legenda místností

OZN	NÁZEV MÍSTNOSTI
1.01	Garáž
CELKEM	

Legenda značení


	ZÁŘIVKOVÉ SVÍTIDLO
	VYPÍNAČ SCHODIŠŤOVÝ
	ZÁSUVKA 230V
	VENKOVNÍ ZÁSUVKA
	ROZVADĚČ

Poznámky elektroinstalace

- Typy svítidel, vypínačů a zásuvek dle výběru investora
- Kabelové trasy pod omítkou
- Odbočky provedeny v odbočných krabicích
- Zásuvky uloženy pod omítkou - VÝŠKA 500mm
- Zásuvkové rozvody silnoproud - CYKY 3C x 2,5
- Světelné rozvody silnoproud - CYKY 3C x 1,5
- Kabely k vypínačům typu CYKY 2A, 3A x 1,5
- Vypínače instalovat ve výšce 1200mm
- Elektroinstalace musí být provedena v souladu s platnými předpisy a ČSN zejména v oblasti bezpečnosti a ochrany osob.

SOUSTAVA NAPĚTÍ: 230/400 AC 50 Hz TN - C - S

Ochrana proti nebezpečnému dotyku neživých částí: samočinným odpojením od zdroje dle ČSN33 2000-4-41

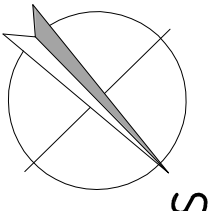

NÁVRH: atelier 2 s.r.o. Kunětická 2534/2 PRAHA 2 - Vinohrady 12 000 email: atelier2@seznam.cz, tel: 774 92 10 80, 774 92 10 82, IČO: 275 74 261 DIČ: CZ - 275 74 261			atelier 2	
PROJEKTANT: Radim Romanovský	ZODPOVĚDNÝ PROJEKTANT: Ing. Josef Žáček	HLAVNÍ PROJEKTANT: Ing. Josef Žáček		
INVESTOR: Andělová Martina Mgr. Dis., Husova 308, 582 22 Příbyslav			2	
NÁZEV AKCE: Stavební úpravy garáže v Příbyslavi parc.č. st. 188, k.ú. Příbyslav				

AUTORIZAČNÍ RAZÍTKO:		DATUM: 09/2024		ČÍSLO ZAKÁZKY:	
		OBSAH: PŮDORYS 1.NP ELEKTROINSTALACE		MĚŘÍTKO: 1:50	
				STUPEŇ DOK.: povolení	
				ČÍSLO VÝKRESU: D.1.4.b.EL01	